

ACP-S501

ACP-S501

IC>=50KA

CU BUS BAR
40x5x1-4

XLPE 100x4x2 E22x2
(E75)x2 OR CABLE TRAY

D-FUSE

V.I.P.F.
K.W.H.Z.T.H.D
K.W.H.D.M
F.K.V.A.R.H
RS485/TCP

GB
NB

E5.5
(R<50mm)

MC
INV
LMS

AHU-S301~S303

AHU501

AHU502

AHU503

EF501

EF502

EF503~505

PCT

CDAP

XLPE 5.5x3 E2.0
(E25) OR CABLE TRAY

XLPE 5.5x3 E2.0
(E25) OR CABLE TRAY

XLPE 5.5x3 E2.0
(E25) OR CABLE TRAY

XLPE 8x3 E5.5
(E31) OR CABLE TRAY

XLPE 22x6 E74
(E39-2) OR CABLE TRAY

XLPE 5.5x3 E2.0
(E25) OR CABLE TRAY

XLPE 5.5x3 E2.0
(E25) OR CABLE TRAY

XLPE 5.5x3 E2.0
(E25) OR CABLE TRAY

XLPE 5.5x3 E2.0
(E25) OR CABLE TRAY

XLPE 5.5x3 E2.0
(E25) OR CABLE TRAY

XLPE 5.5x3 E2.0
(E25) OR CABLE TRAY

XLPE 5.5x3 E2.0
(E25) OR CABLE TRAY


XLPE 8x3 E5.5
(E31) OR CABLE TRAY

XLPE 8x3 E5.5
(E31) OR CABLE TRAY




XLPE 5.5x2 E2.0
(E25)

CKT NO.	1	2	3	4	5	6	7	8	9	10	11	12	13	14	15	16	TOTAL
CAPACITY(KVA)	7.5	7.5	7.5	15	50	7.5	2	5	1	2	2	20		1.47			130.47
CURRENT(A)	11.4	11.4	11.4	22.8	75.9	11.4	3.1	7.6	1.6	3	3	30.4		6.7			202.9
LOAD NAME	空調箱 AHU-S301	空調箱 AHU-S302	空調箱 AHU-S303	空調箱 AHU-S501	空調箱 AHU-S502	空調箱 AHU-S503	排氣風機 EF-S501	排氣風機 EF-S502	排氣風機 EF-S503~ S505	PCT-F01	PCT-02	空壓泵 CDAP-01 20HP	空壓泵 CDAP-02 (SP)	FCU*8	SP	SP	

客 戶 CUSTOMER:	大勝系統工程股份有限公司			核准 APPROVED BY:	審核 CHECKED BY:	設計 DESIGNED BY:	繪 圖 DRAWER:	<div>建華機電股份有限公司 CHAN HUA MACHINERY & ELECTRIC CO. LTD. TEL: (04)23581130 FAX: (04)23581140 廠址: 台中市南屯區工業 25 路 25 號</div>	版次 REV	修 正 摘 要 SUMMARY	日期 DATE	圖 名 TITLE:	系統單線圖		
用 途 USER:	宏全國際自貿廠二期3F及 5F吹瓶機水、電、風工程			設計課 洪志勇	設計課 阮家豪	設計課 謝啓彦	設計課 謝啓彦		工 號 WORKING NO.: 112121501	規劃日期 DATE: 112年2月21日			圖 號 DWG. NO.:	LA04	版次 REV: A
				<input type="checkbox"/> 保留圖	單 位 DM: 釐米 (mm)		案 號 DRAWING NO.:		比 例 SCALE:				張 數 SHEET NO.:	/	

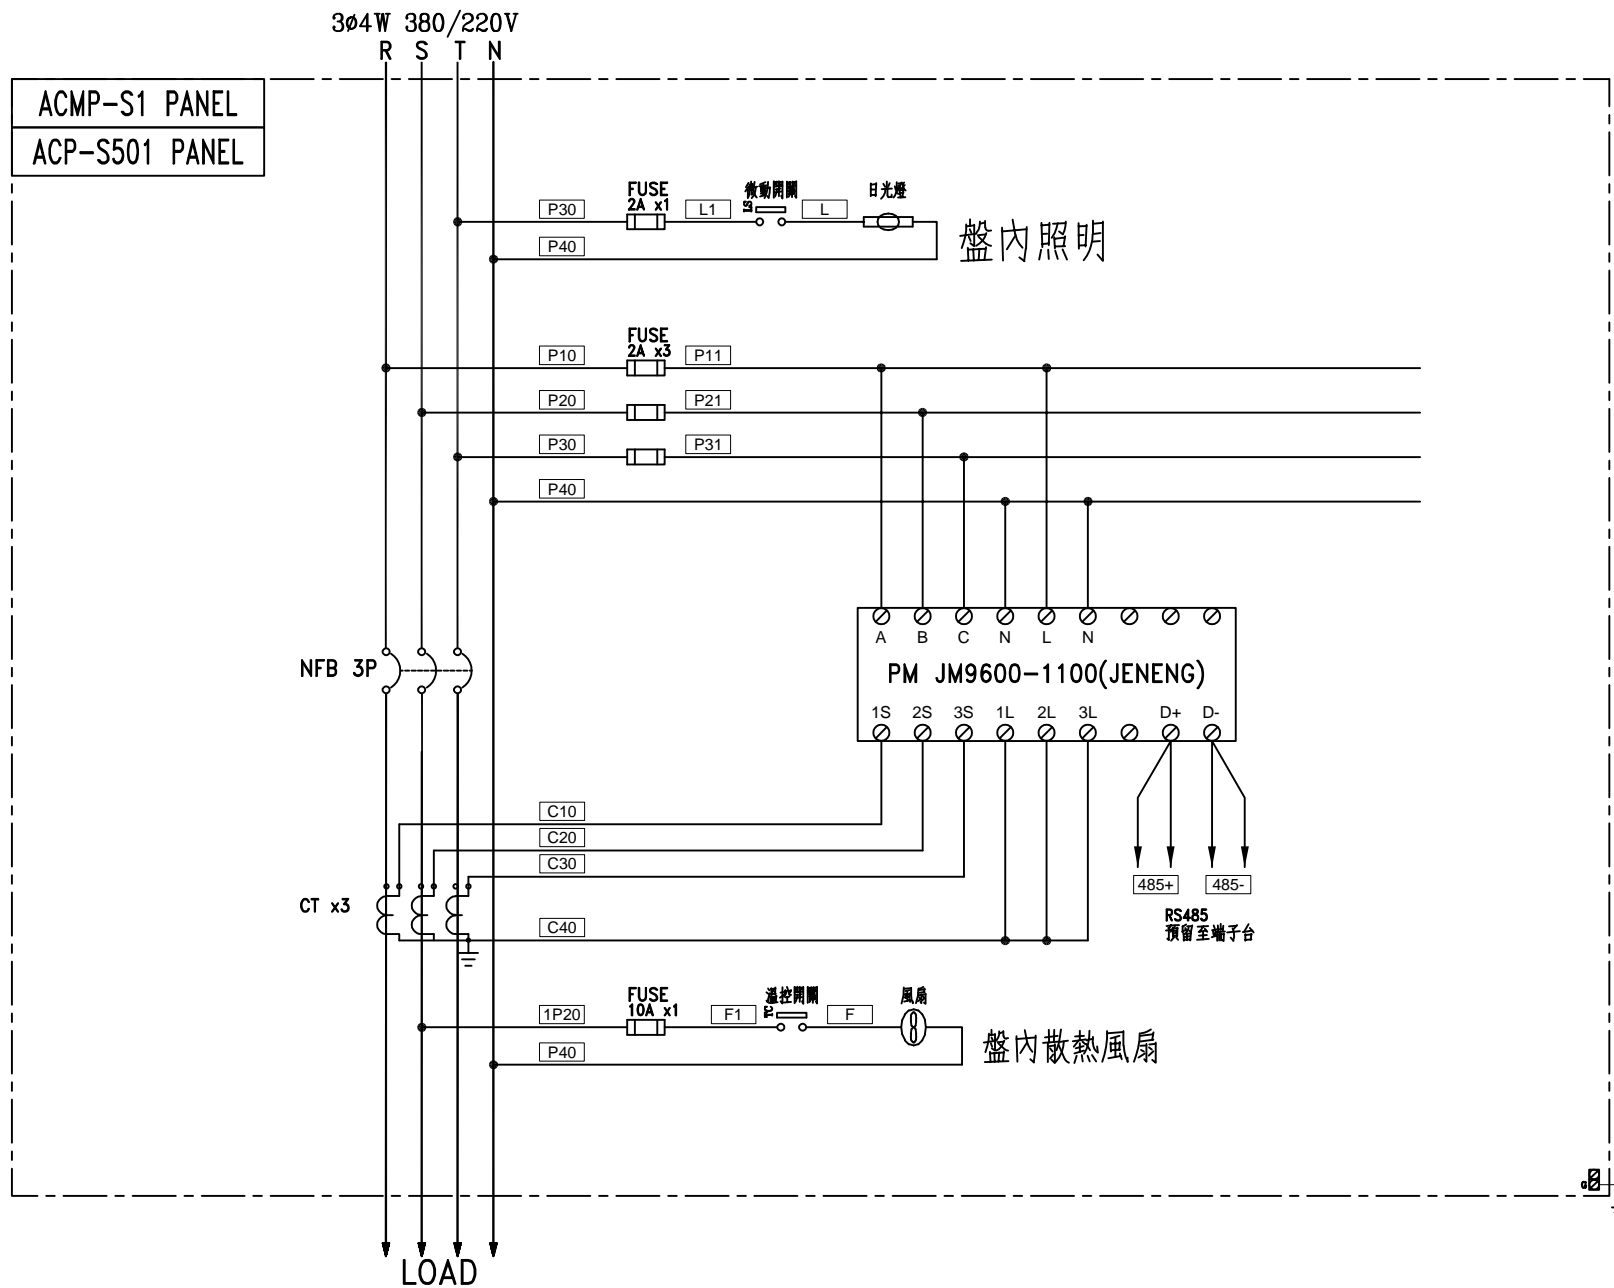

客戶 CUSTOMER:	大勝系統工程股份有限公司	核准 APPROVED BY:	審核 CHECKED BY:	設計 DESIGNED BY:	繪圖 DRAWER:	版次 REV	修正摘要 SUMMARY	日期 DATE	圖名 TITLE:
用途 USER:	宏全國際自貿廠二期3F及 5F吹瓶機水、電、風工程	設計課 洪志勇	設計課 阮家豪	設計課 謝啓彥	設計課 謝啓彥	工號 WORKING NO.: 112121501	規劃日期 DATE: 112年12月21日	圖號 DWG. NO.: LB03	系統複線圖
		□ 保留圖	單位 DM: 釐米 (mm)	案號 DRAWING NO.:	比例 SCALE:			張數 SHEET NO.:	版次 REV: A

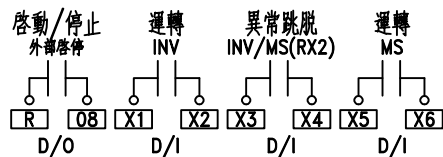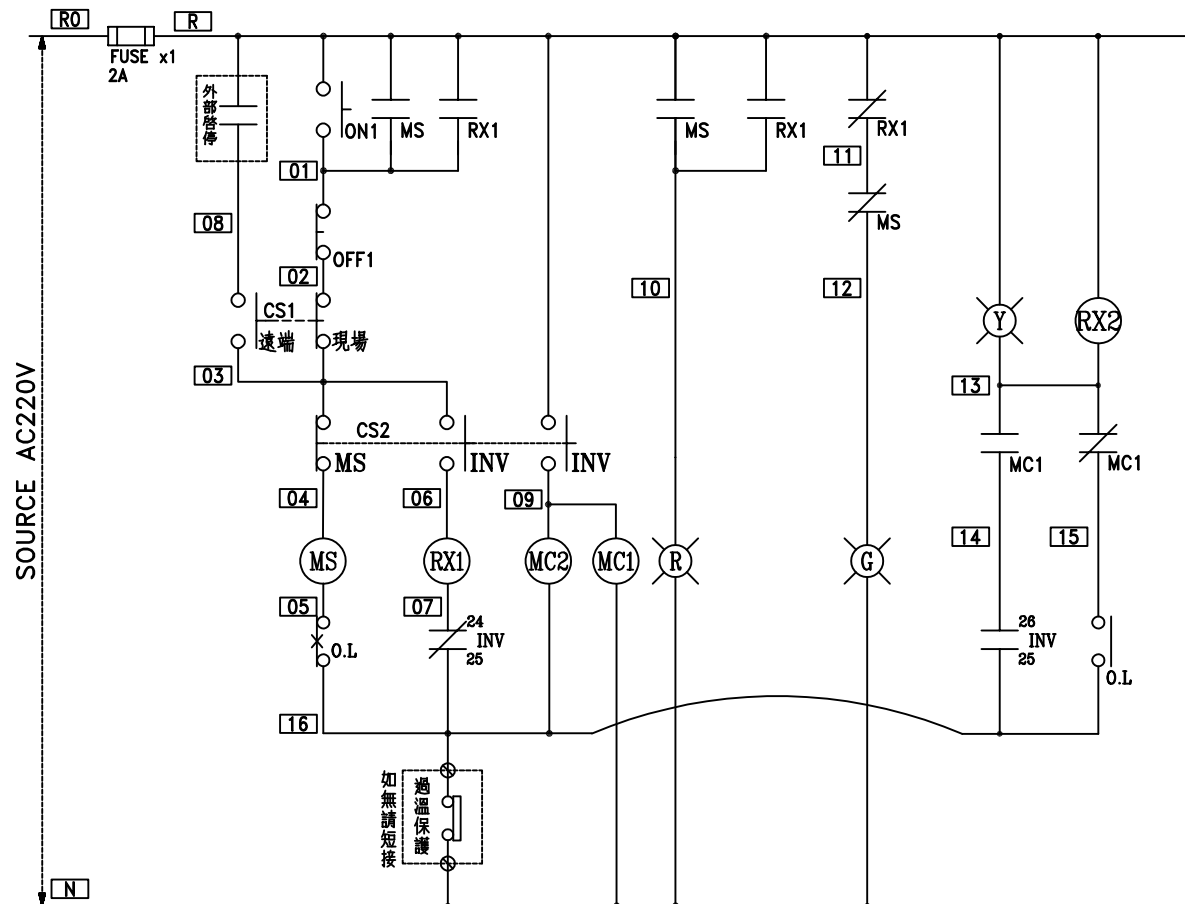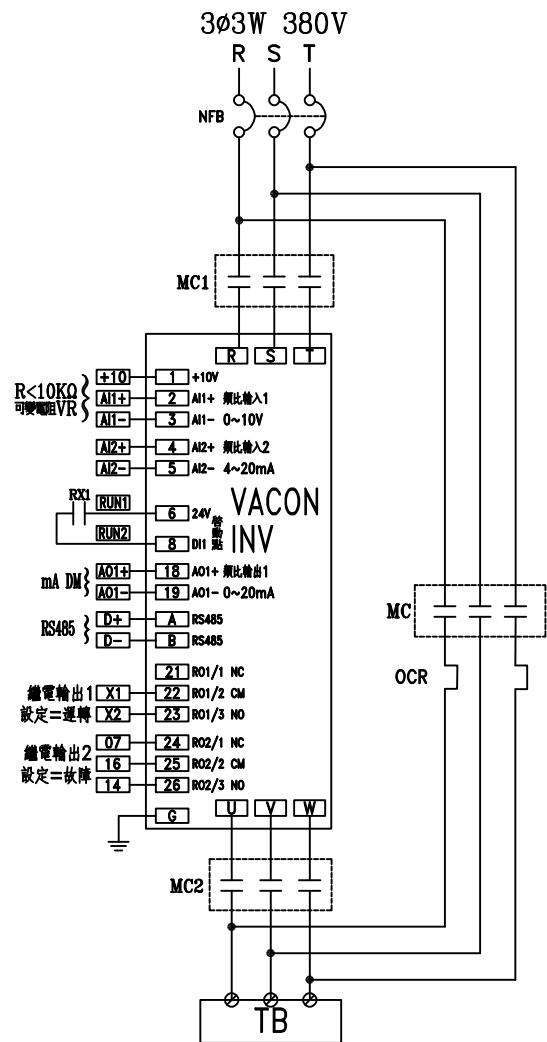

盤內線號重複時,請於線號前
加分組別如A組B.C....E.F.....

盤名	迴路	編號
ACMP-S1	3	A
ACMP-S1	4(二期預留)	B
ACP-S501	7.8.10.11	D.E.G.H

客戶 CUSTOMER:	大勝系統工程股份有限公司	核准 APPROVED BY:	審核 CHECKED BY:	設計 DESIGNED BY:	繪圖 DRAWER:	工號 WORKING NO.:	112121501	規劃日期 DATE:	112年12月21日	版次 REV	修正摘要 SUMMARY	日期 DATE	圖名 TITLE:	系統控制圖
用途 USER:	宏全國際自貿廠二期3F及 5F吹瓶機水、電、風工程	設計課 洪志勇	設計課 阮家豪	設計課 謝啟彥	設計課 謝啟彥	案號 DRAWING NO.:		比例 SCALE:					圖號 DWG. NO.:	LC02
		□ 保留圖		單位 單位: 釐米 (mm)									張數 SHEET NO.:	/

CH 漢華機電股份有限公司
CHAN HUA MACHINERY & ELECTRIC CO. LTD.
TEL: (04)23581130 FAX: (04)23581140
廠址: 台中市南屯區工業 25 路 25 號

