



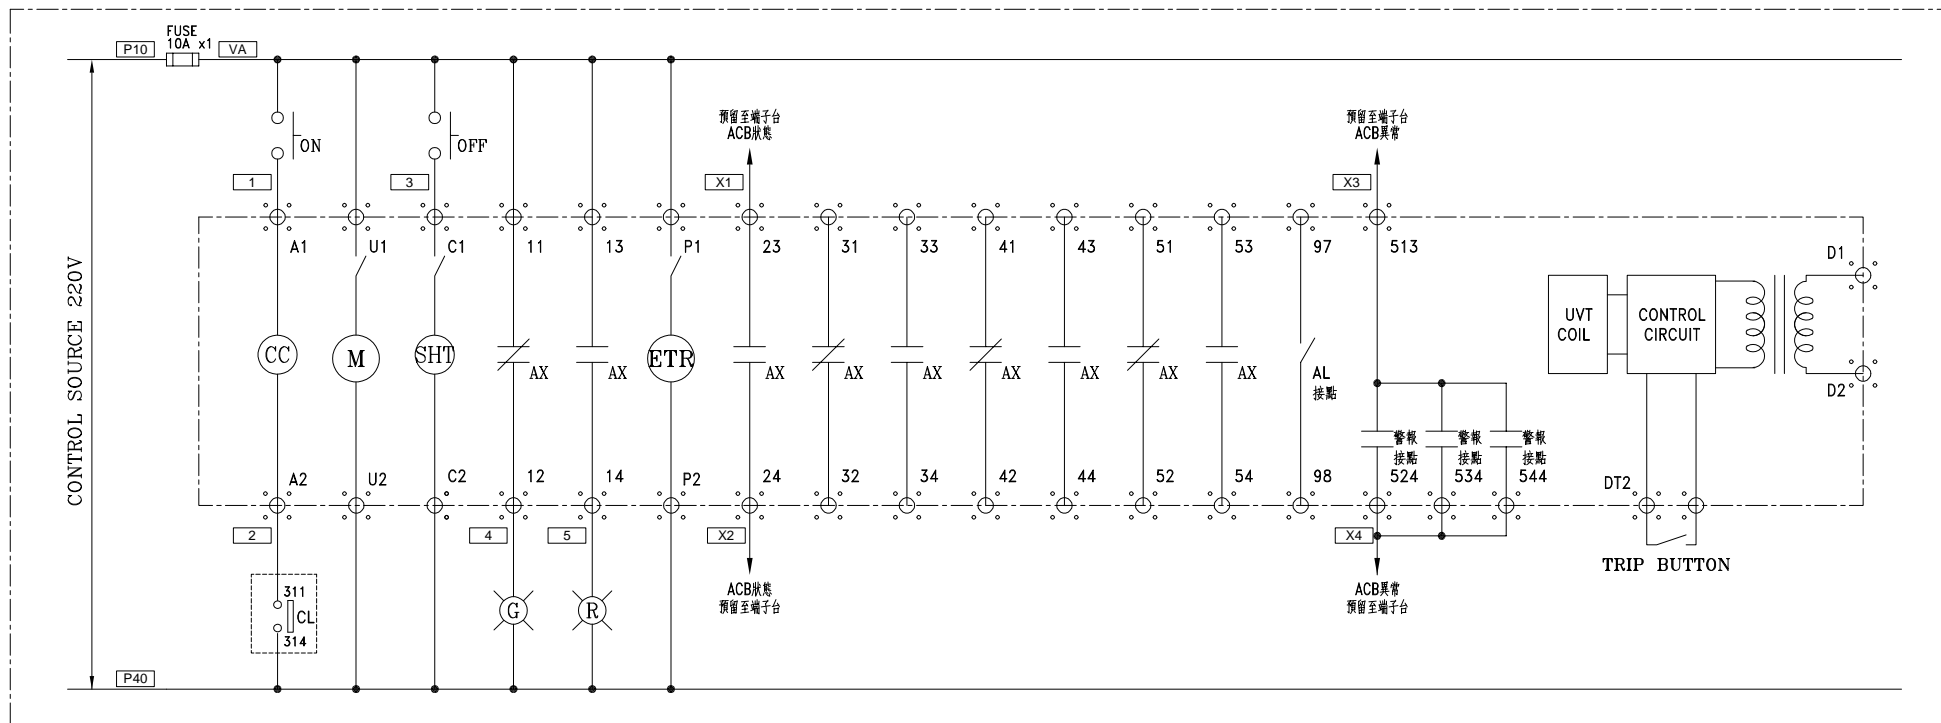
水電工程
↓
空調工程

CKT NO.	1	2	3	4	5	6	7	8	9	10	11	12	13	TOTAL
CAPACITY(VA)	58140	92540	57100	60640	79640	52040	101040	46587	36240	37240	37240	56974		713421
CURRENT(A)	138.7	219.1	182.1	156.6	301.3	118.6	231.2	114.7	125.1	126.6	126.6	165.8		2006.4
LOAD(VA)	R	18434	30567	19700	19667	26267	18440	33499	15982	12734	11267	11267	17845	235669
	S	18433	30567	17700	19667	26267	16800	34201	16123	12573	12907	12907	19645	237790
	T	19273	31406	19700	21306	27106	16800	33340	14482	10933	13066	13066	19484	239962
LOAD NAME	ACP-B2-A 空調工程	ACP-B1-A 空調工程	ACP-1-A-1 空調工程	ACP-1-A-2 空調工程	ACP-2-A 空調工程	ACP-3-A 空調工程	ACP-4-A 空調工程	ACP-5-A 空調工程	ACP-6-A 空調工程	ACP-7-A 空調工程	ACP-8-A 空調工程	ACP-9-A 空調工程	SPARE	P:713.4KVA

客戶 CUSTOMER:	特群機電股份有限公司				核准 APPROVED BY:	審核 CHECKED BY:	設計 DESIGNED BY:	繪圖 DRAWER:	<p>建華機電股份有限公司 CHAN HUA MACHINERY & ELECTRIC CO. LTD. TEL: (04) 23581130 FAX: (04) 23581140 地址: 台中市南屯區工業 25 路 25 號</p>	版次 REV	修正摘要 SUMMARY	日期 DATE	圖名 TITLE:	系統單線圖	
用途 USER:	臺中市立老人復健綜合醫院新建營運 移轉案老人暨綜合醫學中心新建工程				設計課 洪志勇	設計課 阮家豪	設計課 謝啓彥	設計課 謝啓彥		工號 WORKING NO.: 112121902	規劃日期 DATE: 113年02月01日			圖號 DWG. NO.: LA01	版次 REV: A
					<input type="checkbox"/> 保留圖	單位 DM: 釐米 (mm)		案號 DRAWING NO.:		比例 SCALE:				張數 SHEET NO.:	/

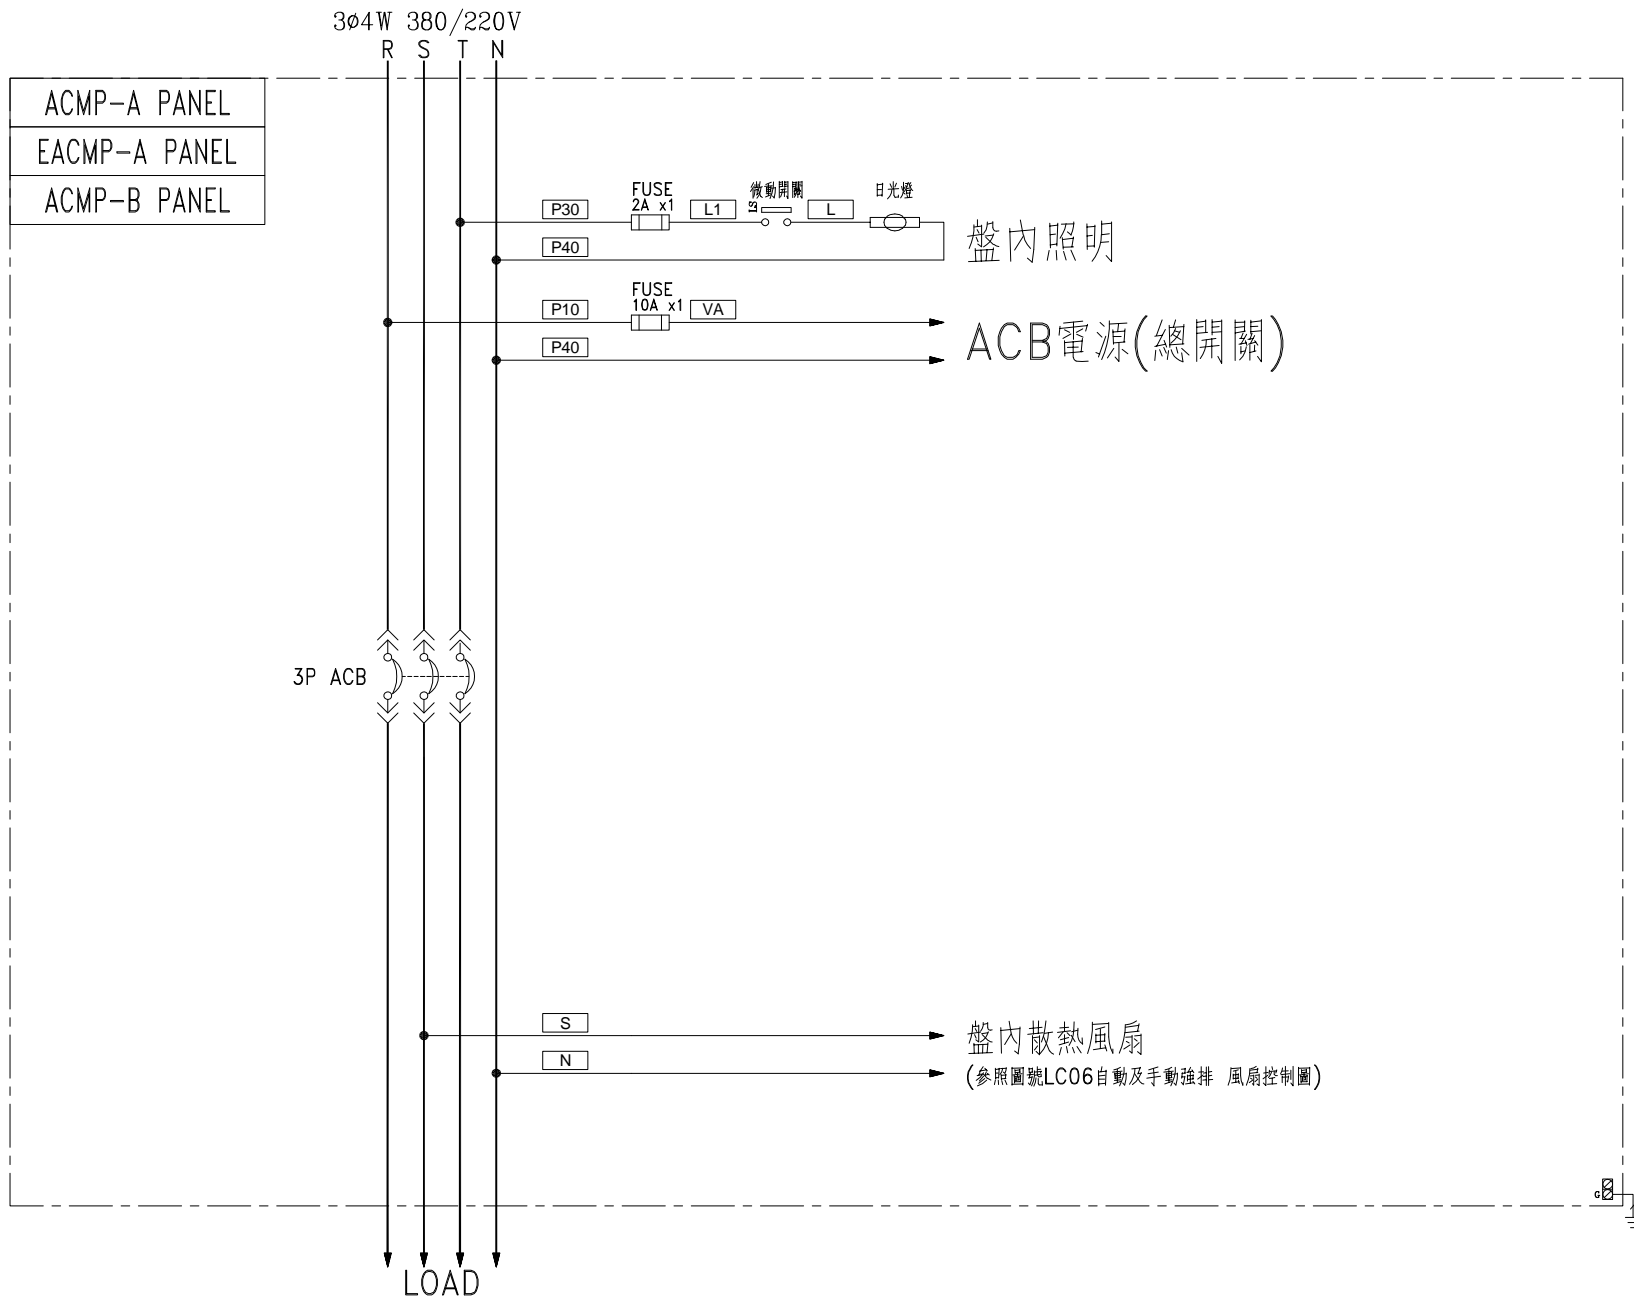

客戶 CUSTOMER: 特群機電股份有限公司 用途 USER: 臺中市立老人復健綜合醫院新建營運 移轉案老人暨綜合醫學中心新建工程	核准 APPROVED BY:	審核 CHECKED BY:	設計 DESIGNED BY:	繪圖 DRAWER:	 建華機電股份有限公司 CHAN HUA MACHINERY & ELECTRIC CO. LTD. TEL: (04)23581130 FAX: (04)23581140 廠址: 台中市南屯區工業 25 路 25 號	版次 REV:	修正摘要 SUMMARY:	日期 DATE:	圖名 TITLE:
	<input type="checkbox"/> 保留圖	單位 DM: 釐米 (mm)	工號 WORKING NO.: 112121902	規劃日期 DATE: 113年02月01日		比例 SCALE:	圖號 DWG. NO.: LB01	版次 REV: A	張數 SHEET NO.: /



MITSUBISHI ACB

ACMP-A PANEL 控制圖(總開關)

EACMP-A PANEL 控制圖(總開關)

ACMP-B PANEL 控制圖(總開關)

EACMP-B PANEL 控制圖(總開關)



ACMP3 PANEL 控制圖(總開關)

ACMP2 PANEL 控制圖(總開關)

EACP-B3 PANEL 控制圖(總開關)

EACP-R1-B PANEL 控制圖(總開關)

客戶 CUSTOMER: 特群機電股份有限公司 用途 USER: 臺中市立老人復健綜合醫院新建營運 移轉案老人暨綜合醫學中心新建工程	核准 APPROVED BY: 設計課 洪志勇	審核 CHECKED BY: 設計課 阮家豪	設計 DESIGNED BY: 設計課 謝啓彥	繪圖 DRAWER: 設計課 謝啓彥	建華機電股份有限公司 CHAN-HUA MACHINERY & ELECTRIC CO. LTD. TEL: (04)23581130 FAX: (04)23581140 廠址: 台中市南屯區工業 25 路 25 號 工號 WORKING NO.: 112121902 案號 DRAWING NO.:	版次 REV:	修正摘要 SUMMARY:	日期 DATE:	圖名 TITLE: 系統控制圖
	<input type="checkbox"/> 保留圖	單位 DM: 釐米 (mm)	日期 DATE: 113年02月01日	比例 SCALE:		圖號 DWG. NO.: LC01	版次 REV: A	張數 SHEET NO.: /	

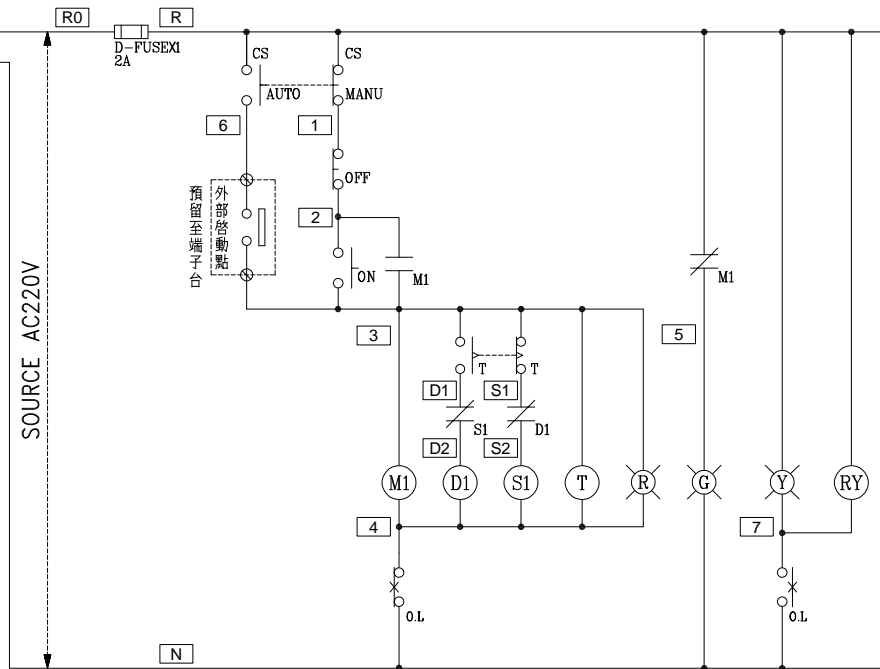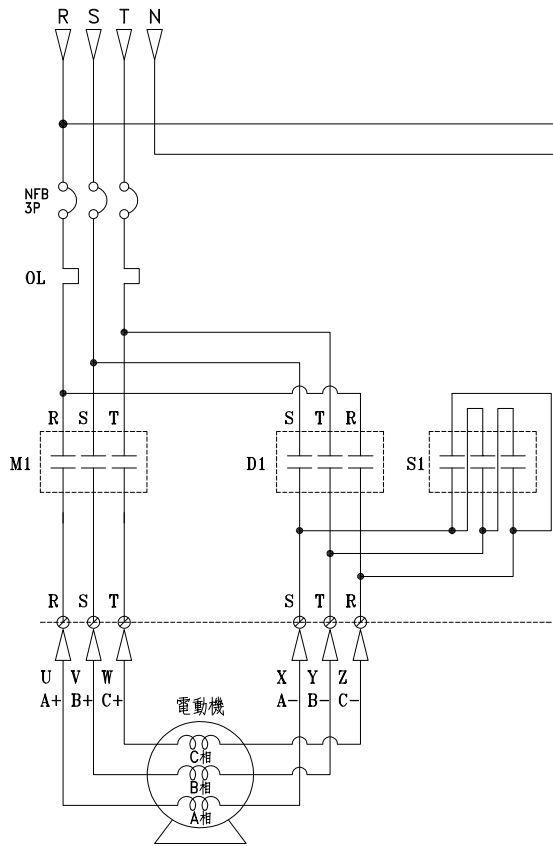


降壓啟動控制圖

盤內線號重複時，請於線號前
加分組別如A組B.C....E.F.....

盤名	迴路	編號
ACMP3	4~8	A~E
ACMP3	13.15	J.L
ACMP3	18~23	O~T
EACP-B3	7.8.9.10	E.F.G.H

過門端子


TB	R
TB	N
TB	2
TB	3
TB	4
TB	5
TB	6
TB	7
TB	

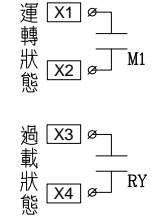

TO 監控


外部啟動點

TB	3
TB	6
TB	

 

監控端子

TB	X1
TB	X2
TB	X3
TB	X4
TB	

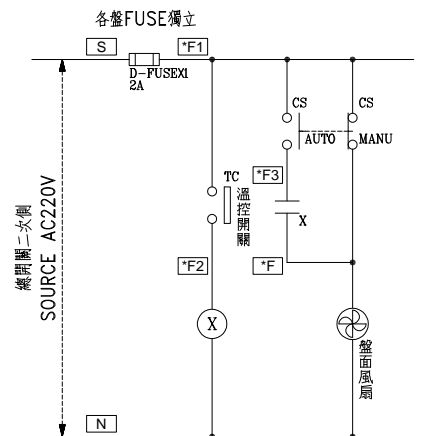

自動及手動強排 風扇控制圖

盤內線號重複時，請於線號前
加分組別如1組2.3....6.7.....

客戶 CUSTOMER: 特群機電股份有限公司 用途 USER: 臺中市立老人復健綜合醫院新建營運 移轉案老人暨綜合醫學中心新建工程	核准 APPROVED BY: 設計課 洪志勇	審核 CHECKED BY: 設計課 阮家豪	設計 DESIGNED BY: 設計課 謝啓彥	繪圖 DRAWER: 設計課 謝啓彥	建華機電股份有限公司 CHAN HUA MACHINERY & ELECTRIC CO. LTD. TEL: (04)23581130 FAX: (04)23581140 廠址: 台中市南屯區工業 25 路 25 號 工號 WORKING NO.: 112121902 規劃日期: 113年02月01日 案號 DRAWING NO.: 比例 SCALE:	版次 REV:	修正摘要 SUMMARY:	日期 DATE:	圖名 TITLE: 系統控制圖
	<input type="checkbox"/> 保留圖		單位: 毫米 (mm)	圖號 DWG. NO.: LC06		版次 REV: A	張數 SHEET NO.: /		