


(配管線報價屬二次工程，不含本次報價)


CKT NO.	1	2	3	4	5	6	7
CAPACITY(VA)							
CURRENT(A)							
LOAD(VA)	R						
	S						
	T						
LOAD NAME	電力回水系統 控制櫃 P:36KW	1PA P:544KW 6HP L:59.32KVA	1PB P:596KW	1LO (辦公室)	SPARE	SPARE	MPA(ATS) P:204.5HP

(1F製程) = 544KW+6HP+59.32+596KW=1205.32KW*(0.5同時使用率)=602.66KW
 一般設備 = 25HP+15KVA+96KW=136KVA*(0.8同時使用率)=108.8KVA
 消防設備 = 179.5HP 因平時消防設備無狀況不啟動使用,僅提供一般設備使用不會同時使用
 1.TOTAL=602.66KVA+108.8KVA+179.5HP=890.96KVA
 2.TOTAL=890.96KVA-179.5HP=711.46KVA(1867.2A)
 因平時消防設備無狀況不啟動使用

客戶 CUSTOMER:	大雅電器工程股份有限公司			核准 APPROVED BY:	審核 CHECKED BY:	設計 DESIGNED BY:	繪圖 DRAWER:	華華機械電器股份有限公司 CHAN HUA MACHINERY & ELECTRIC CO. LTD. TEL:(04)23581130 FAX:(04)23581140 廠址:台中市南屯區工業 25 路 25 號	版次 REV	修正摘要 SUMMARY	日期 DATE	圖名 TITLE:	箱體三視圖	
用途 USER:	潭子興隆段康揚廠房新建工程 (舊廠)			設計課 洪志勇	設計課 謝啓彥	設計課 阮家豪	設計課 阮家豪		工號 WORKING NO.: 113040301	規劃日期 DATE: 113年04月19日			圖號 DWG. NO.: HD01	版次 REV: A
	□ 保留圖			單位 Dim: 釐米 (mm)			案號 DRAWING NO.:	比例 SCALE: 1:30						

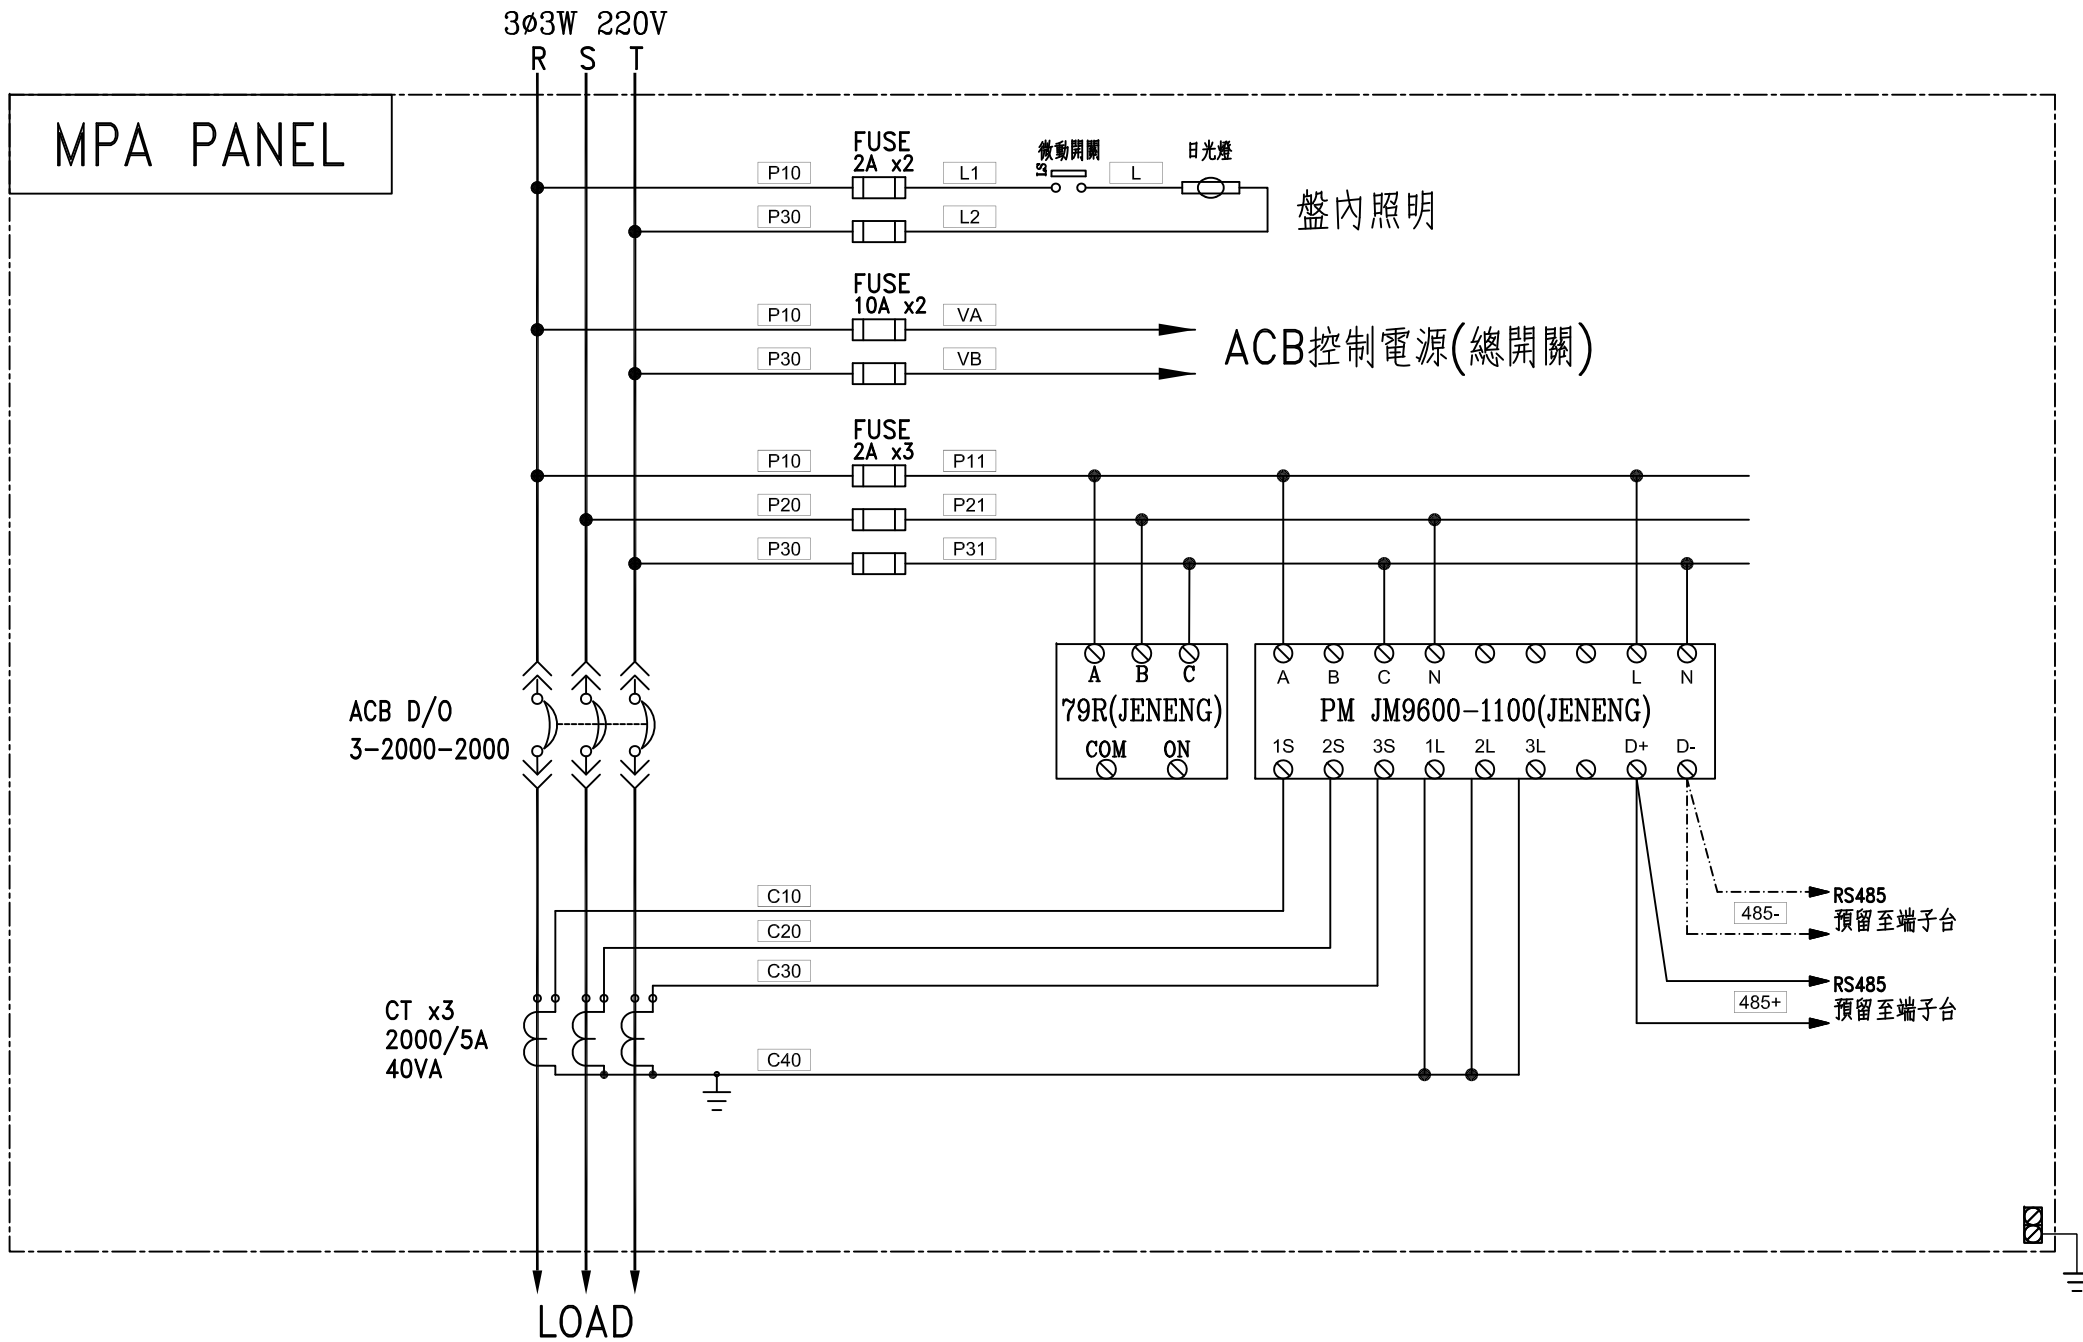

客戶 CUSTOMER: 大雅電器工程股份有限公司	核准	審核	設計	繪圖	中華機械電器股份有限公司 CHAN-HUA MACHINERY & ELECTRIC CO. LTD. TEL: (04)23581130 FAX: (04)23581140 廠址: 台中市南屯區工業 25 路 25 號	版次	修正摘要	日期	圖名 TITLE: 系統複線圖	
	設計課 洪志勇	設計課 謝啓彥	設計課 阮家豪	設計課 阮家豪		工號 WORKING NO.: 113040301	規劃日期 DATE: 111年01月01日			
用途 USER: 潭子興隆段康揚廠房新建工程 (舊廠)	<input type="checkbox"/> 保留圖		單位 DIM: 釐米 (mm)	案號 DRAWING NO.:	比例 SCALE: 1:30				張數 SHEET NO.: /	

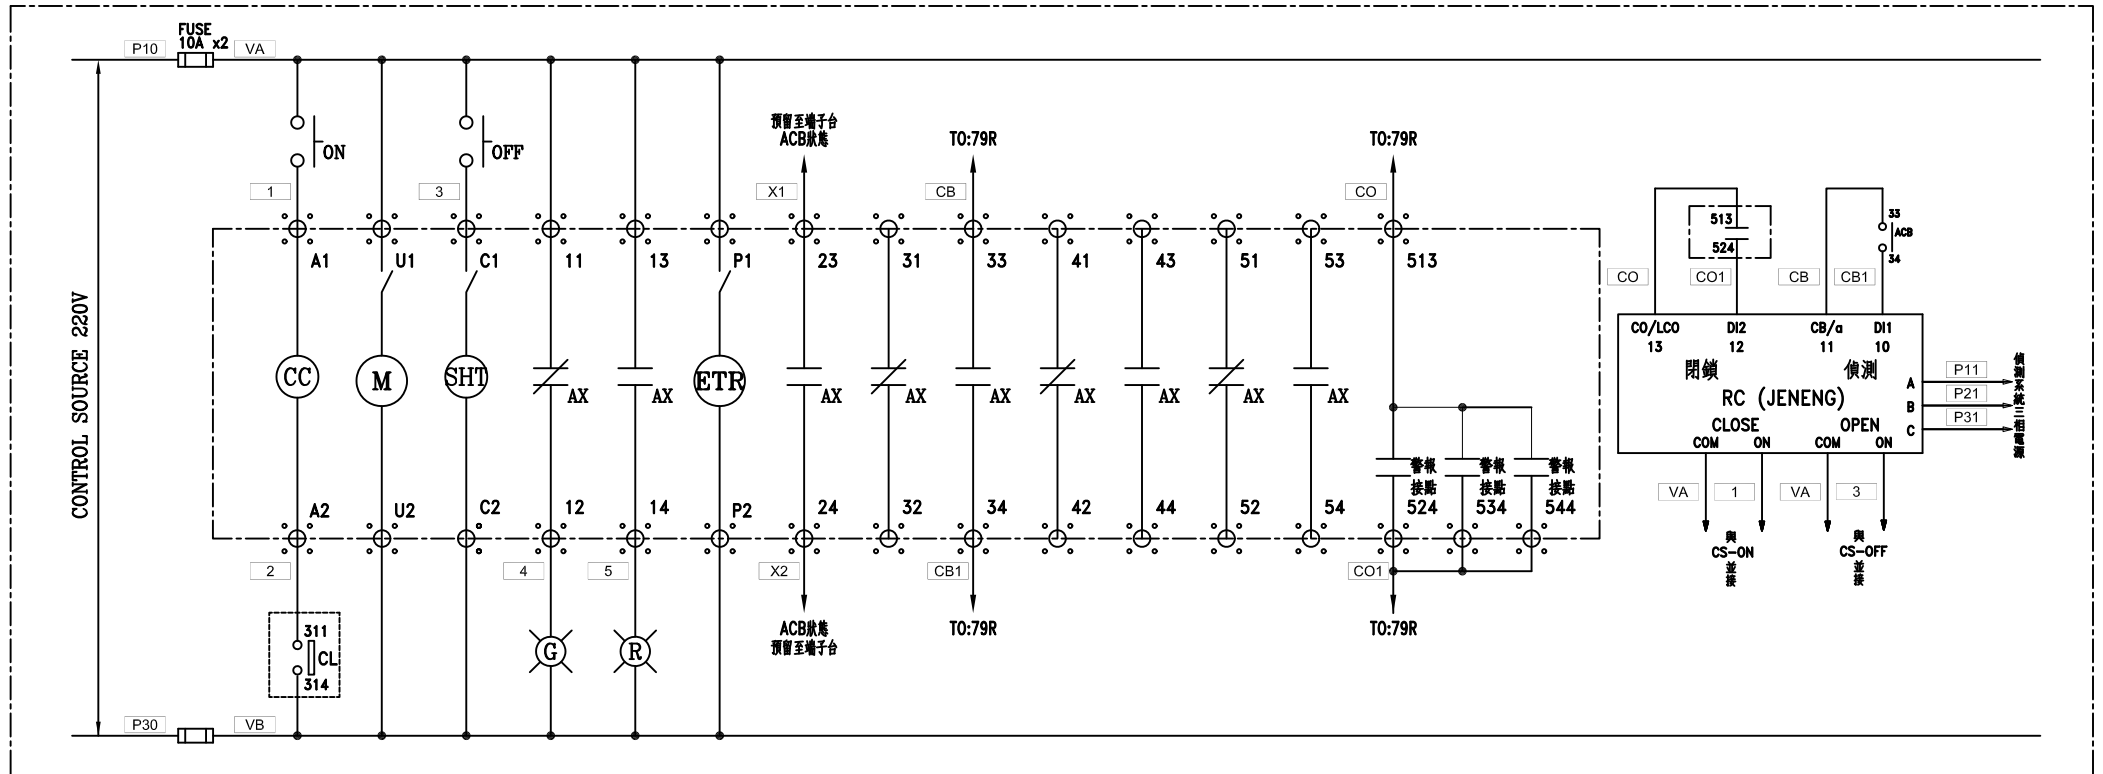

MITSUBISHI ACB
MPA PANEL(總開關)控制圖

客戶 CUSTOMER: 大雅電器工程股份有限公司 用途 USER: 潭子興隆段康揚廠房新建工程 (舊廠)	核准 APPROVED BY: 設計課 洪志勇	審核 CHECKED BY: 設計課 謝啓彥	設計 DESIGNED BY: 設計課 阮家豪	繪圖 DRAWER: 設計課 阮家豪	中華電機股份有限公司 CHAN HUA MACHINERY & ELECTRIC CO. LTD. TEL: (04)23581130 FAX: (04)23581140 廠址: 台中市南屯區工業 25 路 25 號	版次 REV:	修正摘要 SUMMARY:	日期 DATE:	圖名 TITLE: 系統控制圖
	<input type="checkbox"/> 保留圖	單位 Dn: 釐米 (mm)	工號 WORKING NO.: 113040301	案號 DRAWING NO.:		規劃日期 DATE: 111年01月01日	比例 SCALE: 1:30	圖號 DWG. NO.: C01	張數 SHEET NO.: /