


3ø4W 220/380V

新設台電再生能源配電場所

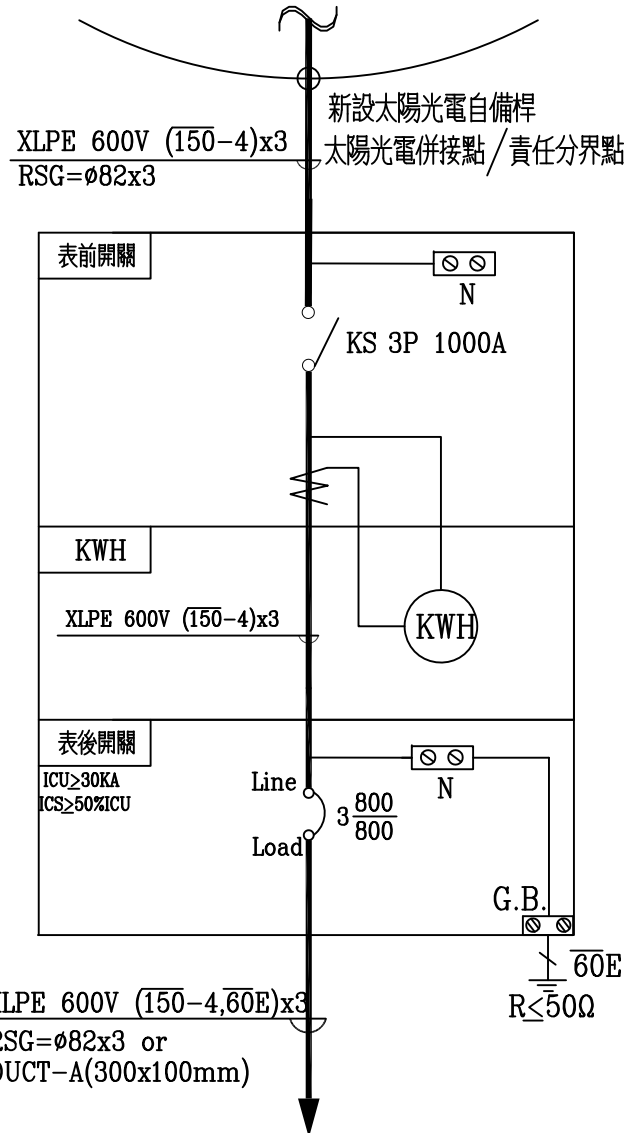

裝置容量 : 455Wp*917片=417.235kWp

客戶 CUSTOMER: 登久企業有限公司	核准 APPROVED BY:	審核 CHECKED BY:	設計 DESIGNED BY:	繪圖 DRAWER:	<p>CHAN HUA MACHINERY & ELECTRIC CO. LTD. TEL: (04)23581130 FAX: (04)23581140 廠址: 台中市南屯區工業 25 路 25 號</p>	版次 REV	修正摘要 SUMMARY	日期 DATE	圖名 TITLE: 系統單線圖	
用途 USER: 大永菇舍太陽光電系統新設工程	設計課 阮家豪	設計課 謝啓彦	設計課 劉逸婷	設計課 劉逸婷		工號 WORKING NO.: 113060401	規劃日期 DATE: 113年06月06日			圖號 DWG. NO.: A01
	<input type="checkbox"/> 保留圖		單位 DM: 釐米 (mm)	案號 DRAWING NO.:	比例 SCALE: 1:20				張數 SHEET NO.: /	