


# 停二停車場

既設台電配電室  
 TPC SOURCE  
 3Ø4W 220-380V

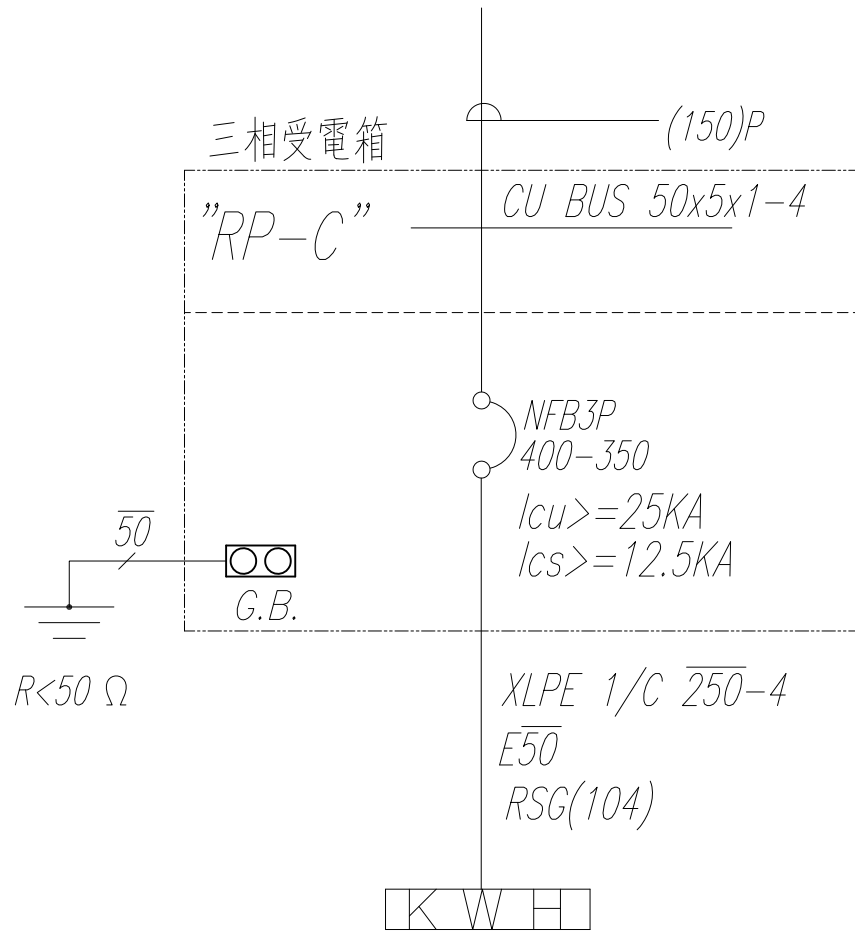

TOTAL: 176 KVA

客戶 CUSTOMER:	詮民工程企業有限公司			建華機電股份有限公司 CHAN-HUA MACHINERY & ELECTRIC CO. LTD. TEL: (04)23581130 FAX: (04)23581140 廠址: 台中市南屯區工業 25 路 25 號	版次 REV	修正摘要 SUMMARY	日期 DATE	圖名 TITLE:	系統單線圖		
用途 USER:	草屯鎮公有停車場電動汽車 公共充電樁建置				工號 WORKING NO.:	113091301	規劃日期 DATE:	113年09月16日	圖號 DWG. NO.:	A02	版次 REV:
核准 APPROVED BY:	審核 CHECKED BY:	設計 DESIGNED BY:	繪圖 DRAWER:	案號 DRAWING NO.:		比例 SCALE:	1:25	張數 SHEET NO.:	/		
<input type="checkbox"/> 保留圖		單位 DIM: 釐米 (mm)									