


↑ 水電承包商

↓ 空調承包商

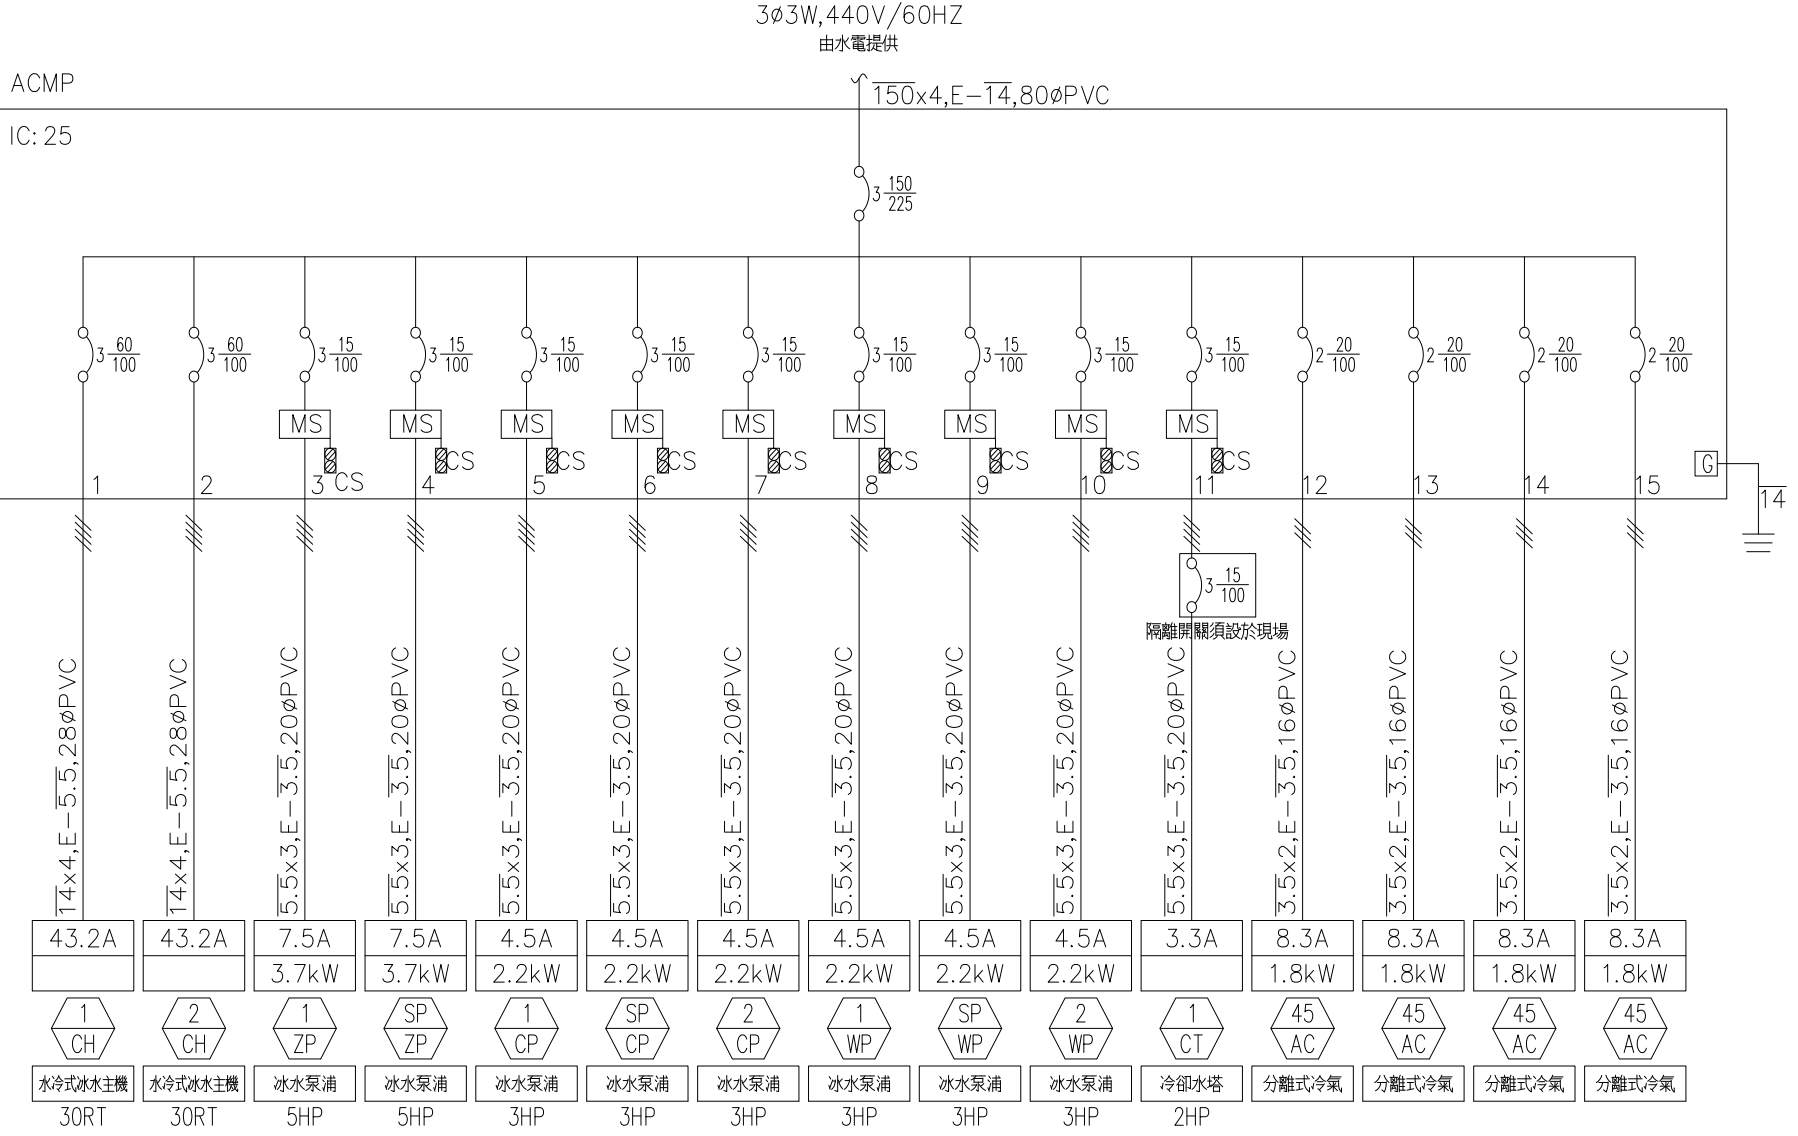

客戶 CUSTOMER: 和新	核准 APPROVED BY: 阮家豪	審核 CHECKED BY: 謝啓彥	設計 DESIGNED BY: 劉逸婷	繪圖 DRAWER: 劉逸婷	 星華機電股份有限公司 CHAN HUA MACHINERY & ELECTRIC CO., LTD. TEL: (04)23581130 FAX: (04)23581140 廠址: 台中市南屯區工業 25 路 25 號	版次 REV:	修正摘要 SUMMARY:	日期 DATE:	圖名 TITLE: 系統單線圖
用途 USER: 台灣鋼聯股份有限公司二廠區 新建工程-ACMP盤汰替換新	<input type="checkbox"/> 保留圖	<input type="checkbox"/> 單位 DM: 釐米 (mm)	工號 WORKING NO.: A100021501	規劃日期 DATE: 112年08月11日	案號 DRAWING NO.:	比例 SCALE: 1:15	圖號 DWG. NO.: A01	張數 SHEET NO.: /	版次 REV: A

